


WC PMR à poser  
 PORCHER Ulysse (P014901)  
 + Barre d'appui  
 droite AKW (01620WH)

Lave-mains d'angle  
 PORCHER Ulysse (E899701)  
 + Mitigeur  
 PORCHER Olyos (D1112AA)  
 + siphon déporté

Chauffe-eau ODEO 15L  
 sous évier (321106)

Meuble sur mesure 100x60  
 + Plan de travail stratifié  
 + Evier Dn.45  
 + Mitigeur PORCHER Olyos (D1192)

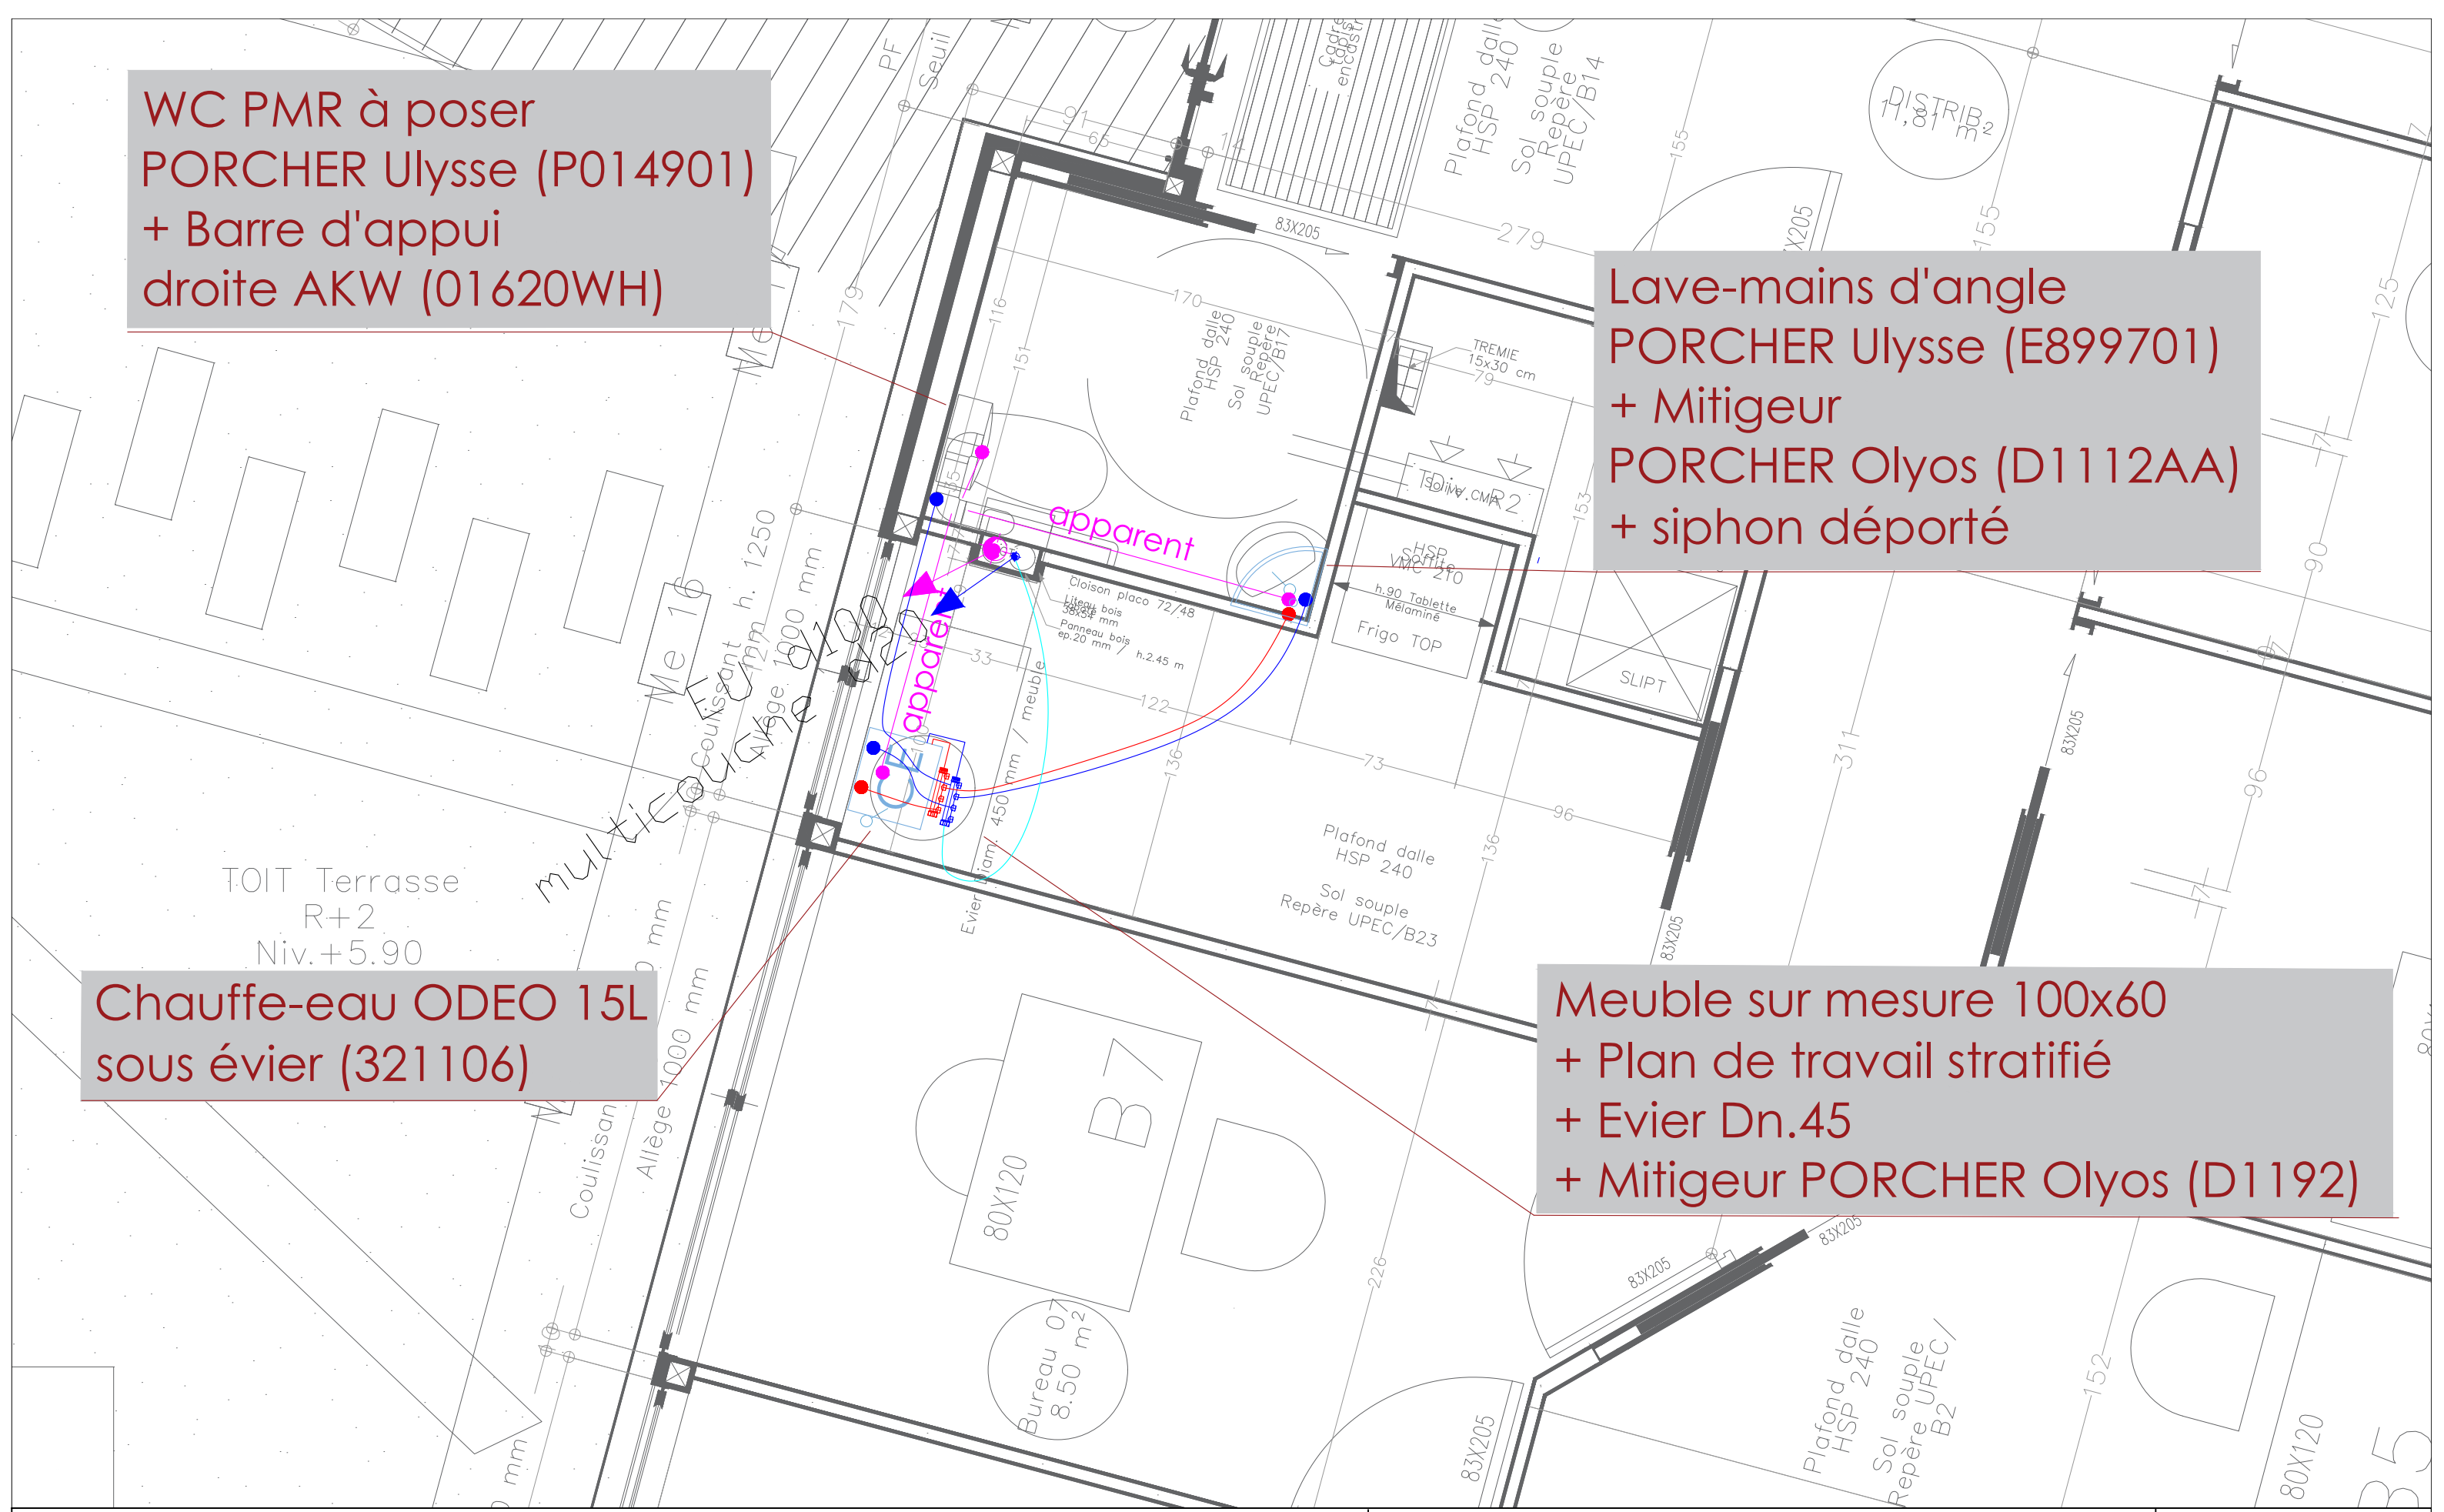

TOIT Terrasse  
 R+2  
 Niv.+5.90

Projet : Elévation de la capitainerie - Port de Plaisance      Titre : Plan général Plomberie R+2      Echelle : 1/20 A3

**CAMBORDE ENERGIES 34**  
 Electricité - Plomberie - Climatisation  
 6 Grand Rue  
 34725 SAINT GUIRAUD  
 c.energies34@gmail.com

**Maitrise d'ouvrage :**  
 COMMUNE DE PALAVAS-LES-FLOTS  
 16,BOULEVARD MARECHAL JOFFRE  
 34250 PALAVAS-LES-FLOTS

**Maitrise d'oeuvre :**  
 LAURENT CASCALES, CTP ARCHITECTES  
 15, RUE MOLIERE  
 34290 SERVIAN

**Indice :**  
 B - Emission pour visa  
 C - Modifications tisanerie  
 D - Version DOE

**Date :**  
 11/07/2022